



ПЛАН ТИПОВОГО ЭТАЖА масштаб 1:100

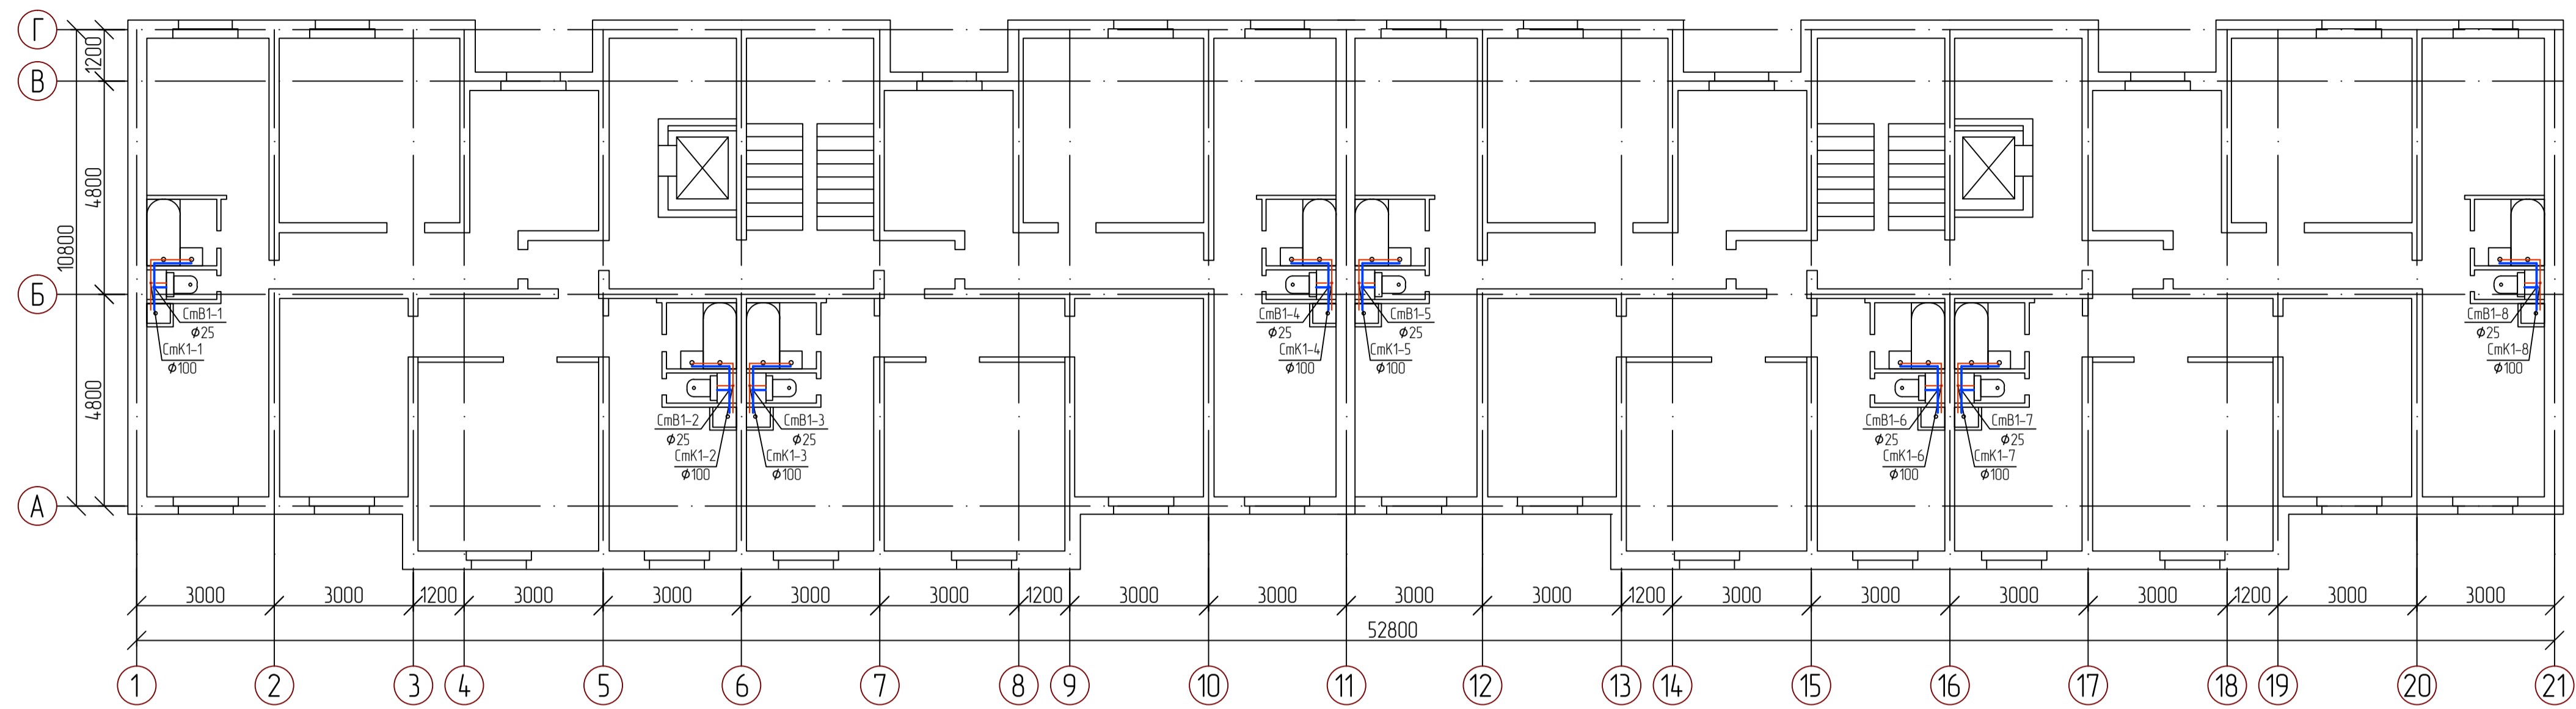

ПЛАН ПОДВАЛА масштаб 1:100

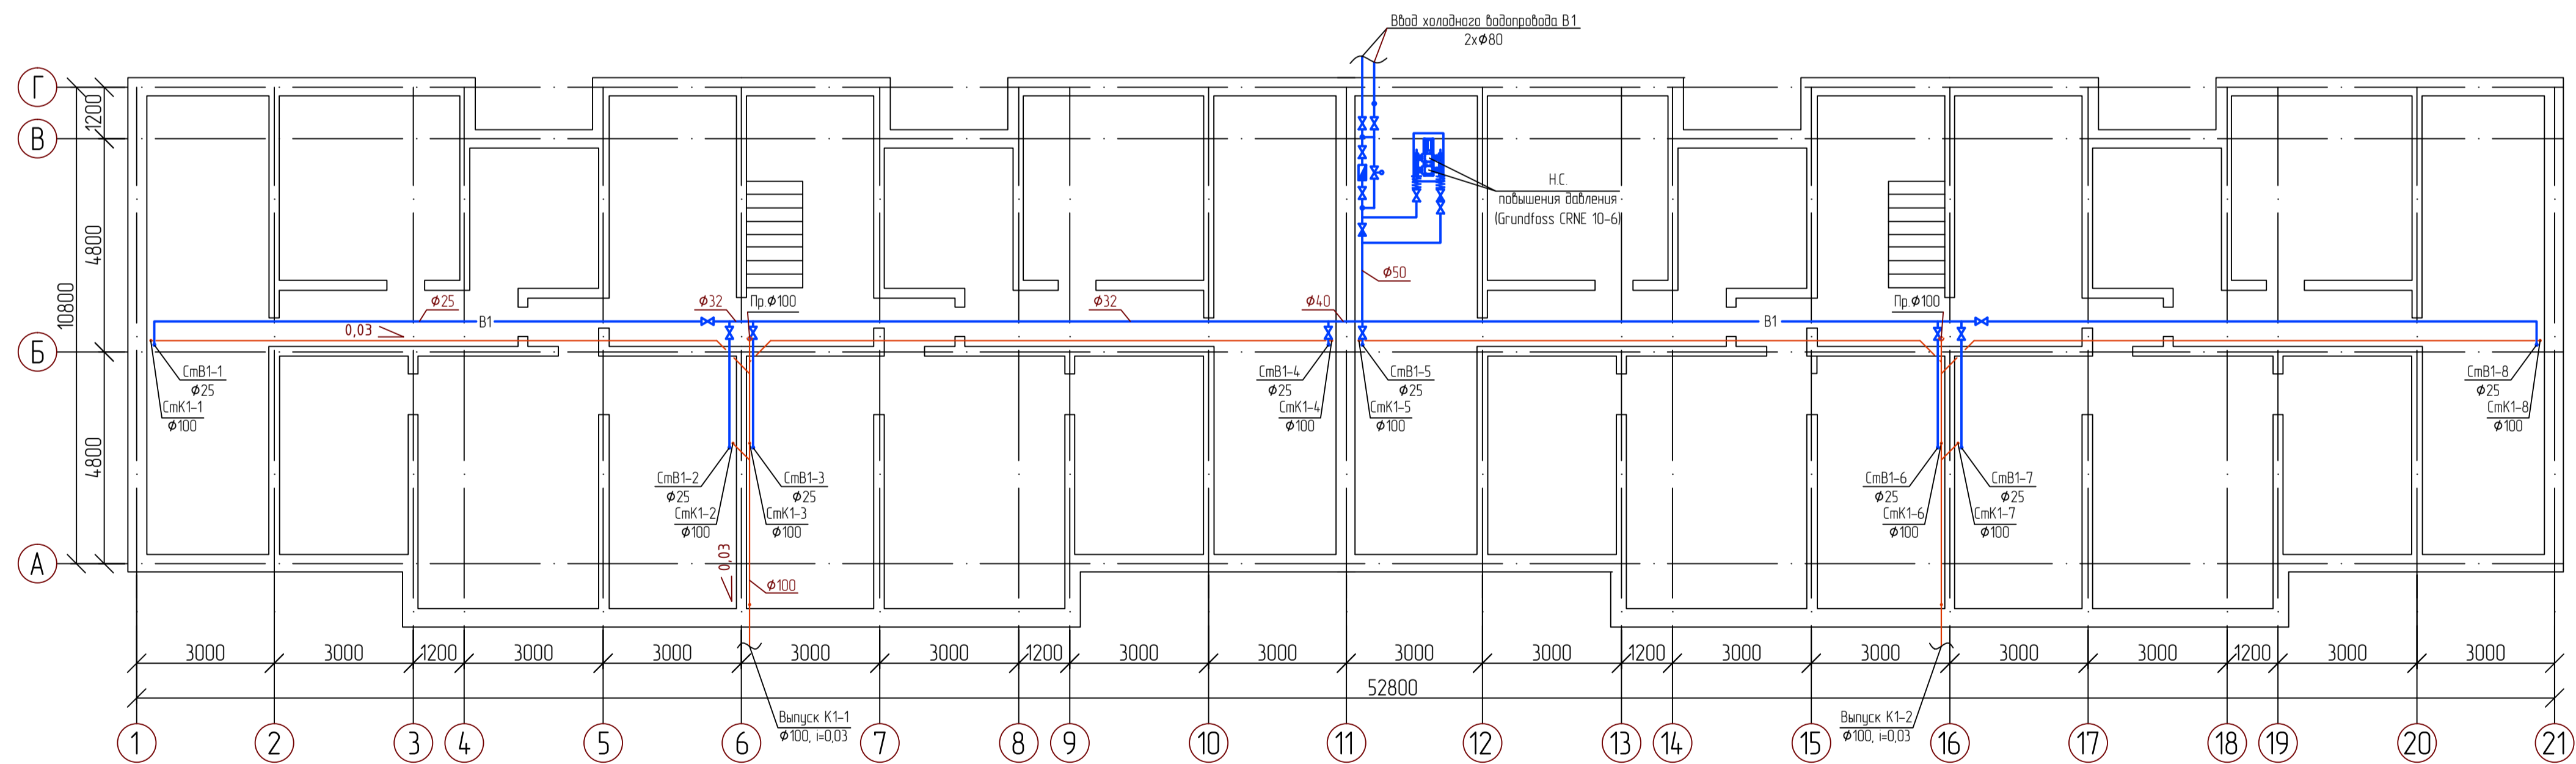

УСЛОВНЫЕ ОБОЗНАЧЕНИЯ.

- В1 — наружные сети холодного водопровода
- К2 — наружные сети ливневой канализации
- К1 — наружные сети хозяйственно-бытовой канализации
- К1 — трубопровод хозяйственно-бытовой канализации
- В1 — трубопровод холодного водоснабжения

- Шаровый кран
- обратный клапан
- Водомерный узел
- Прочистка

изм.	кол.	лист	№ док.	подп.	дата	стадия лист листов КП
Разработал						
Руководитель						
Принял						
План типового этажа М1:100, план подвала М1:100						